


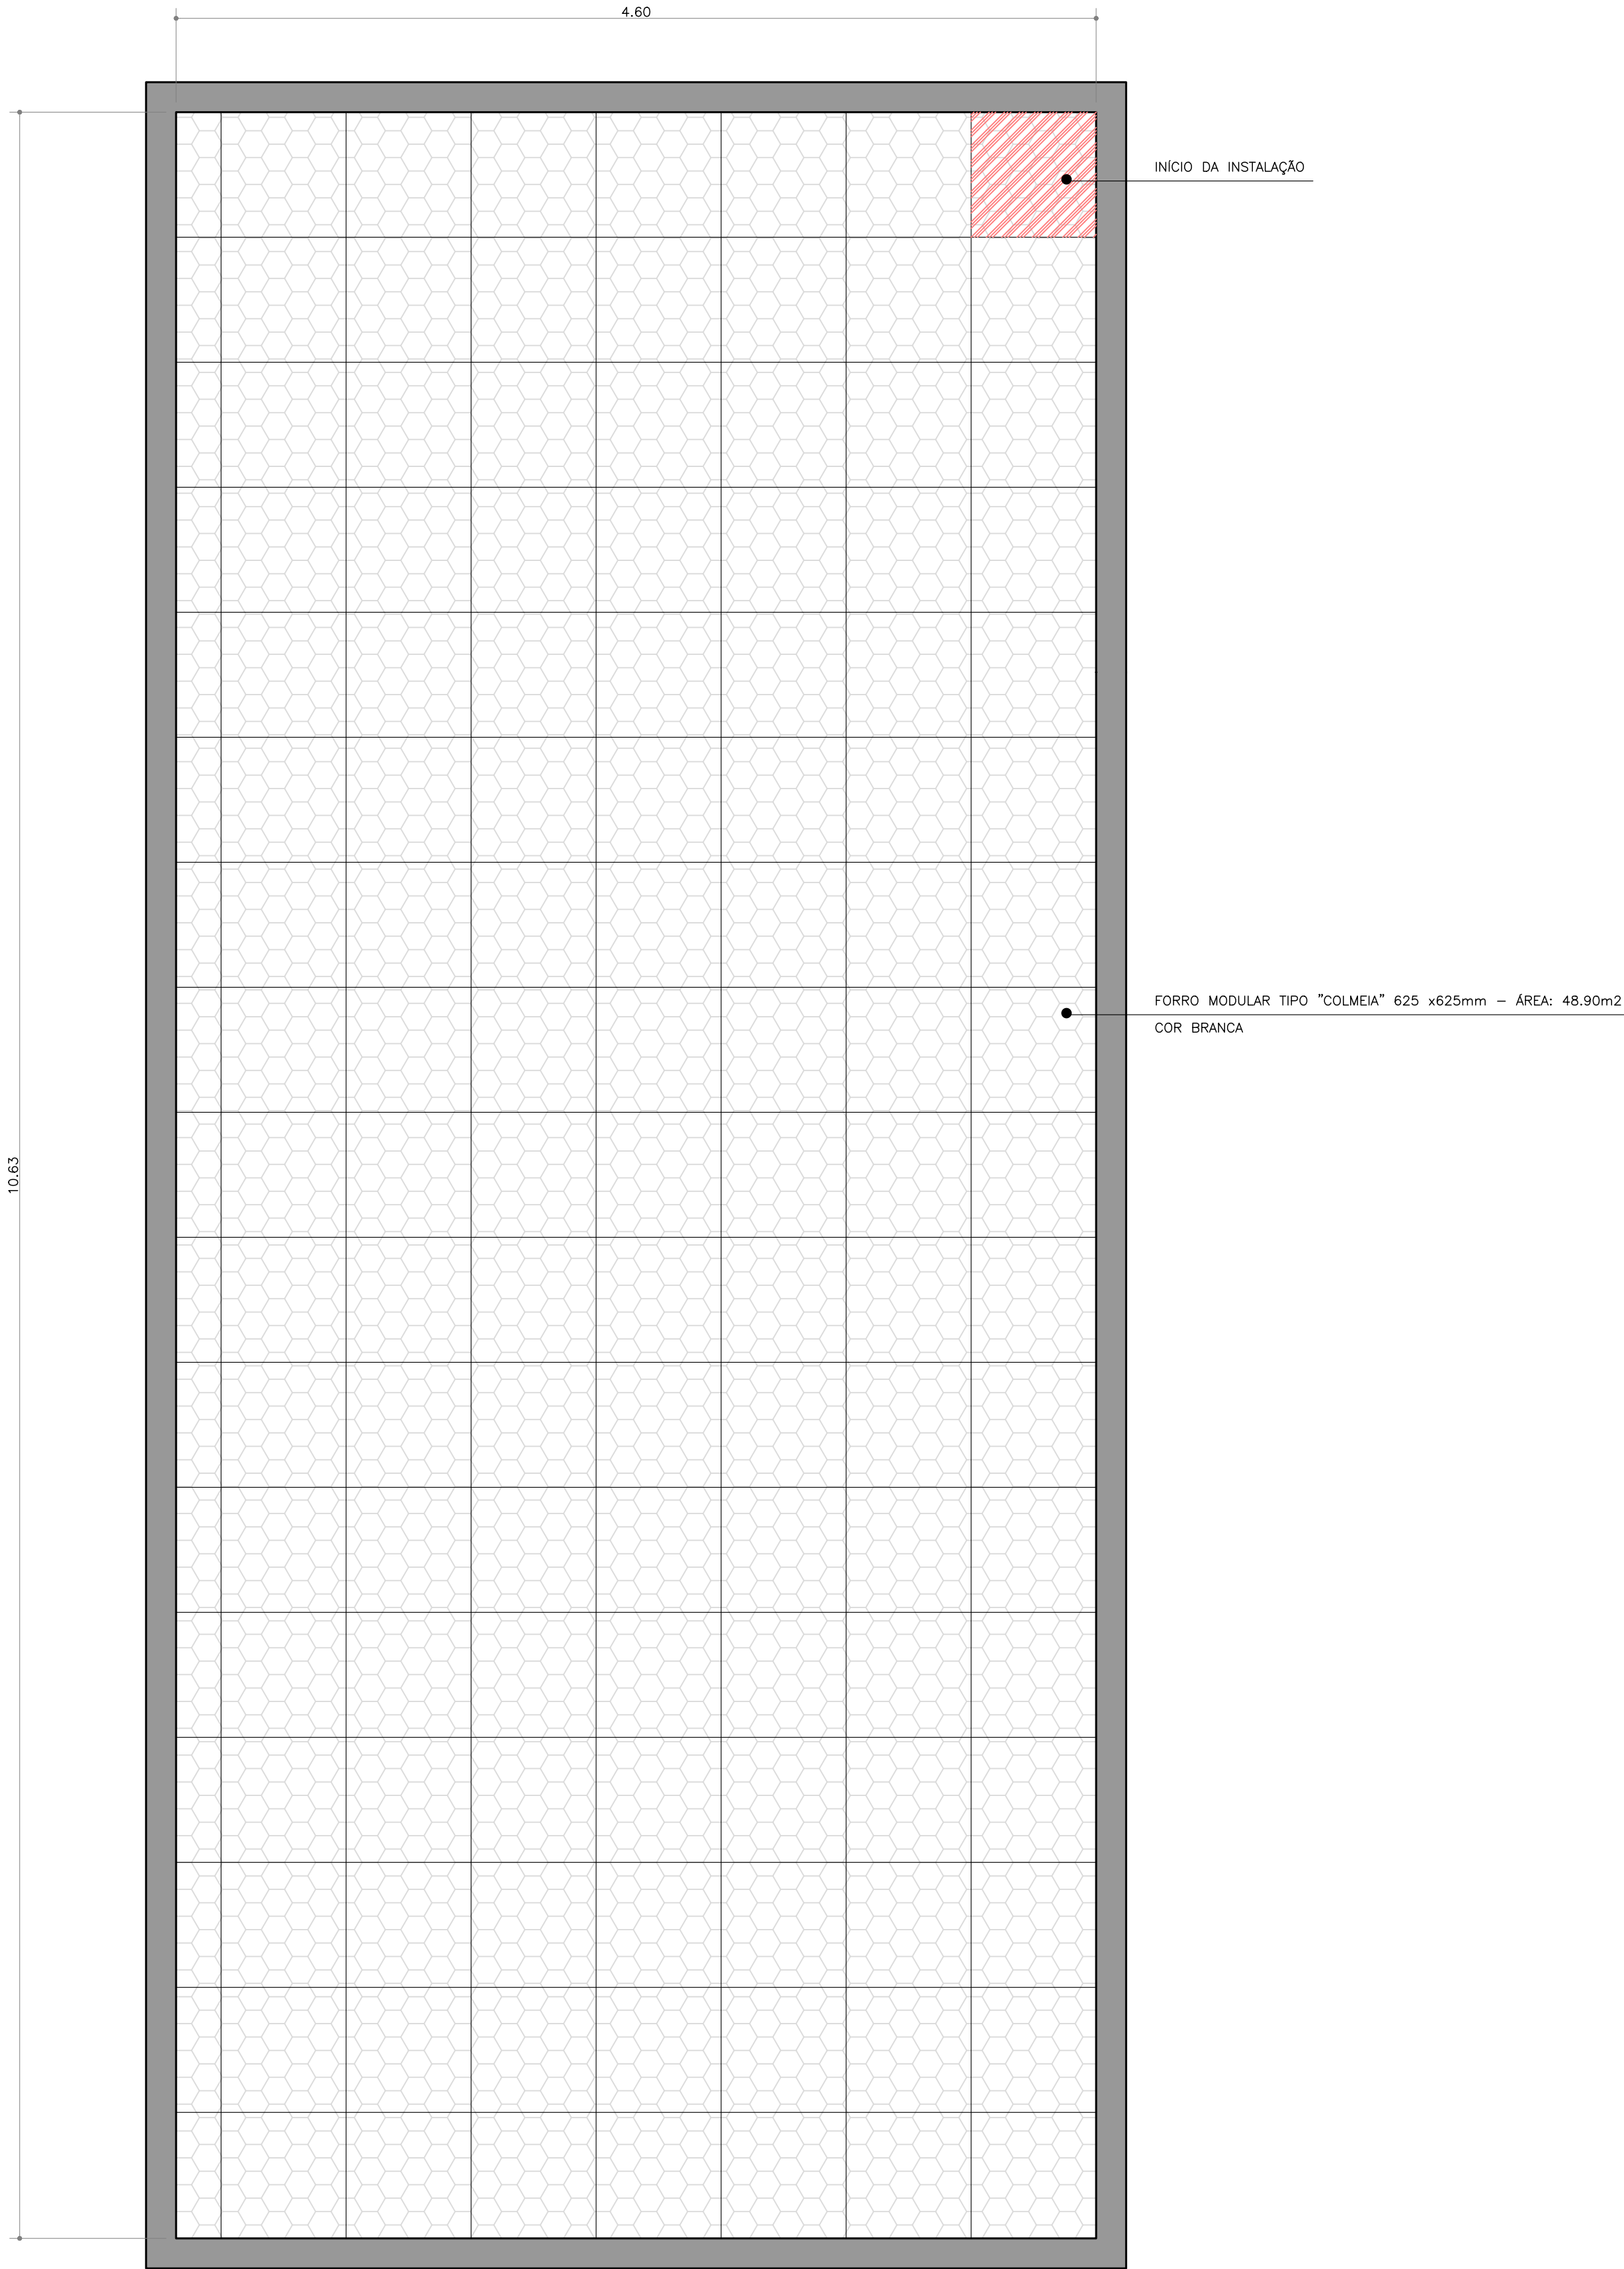

PLANTA BAIXA – FORRO MODULAR BANHEIRO MASCULINO
ESCALA: 1/25

PREFEITURA MUNICIPAL DE ASSIS			
SECRETARIA DE PLANEJAMENTO, OBRAS E SERVIÇOS			
ASSUNTO FORRO MODULAR BANHEIRO MASCULINO– SEMPLOS			FOLHA 01
LOCAL RODOVIA RAPOSO TAVARES, Km 444			ARQUIVO 0.000
PRANCHA PLANTA BAIXA – FORRO			
ENGENHEIRO EDUARDO DAVID FIGUEIREDO – CREA: 5069705089	DESENHO FABIELLY	ESCALA 1:25	DATA 29/07/2026